




Regard équipé de 2 vannes de sélection de bassin
Alimentation en PVC200

Clôture rigide

Clôture souple

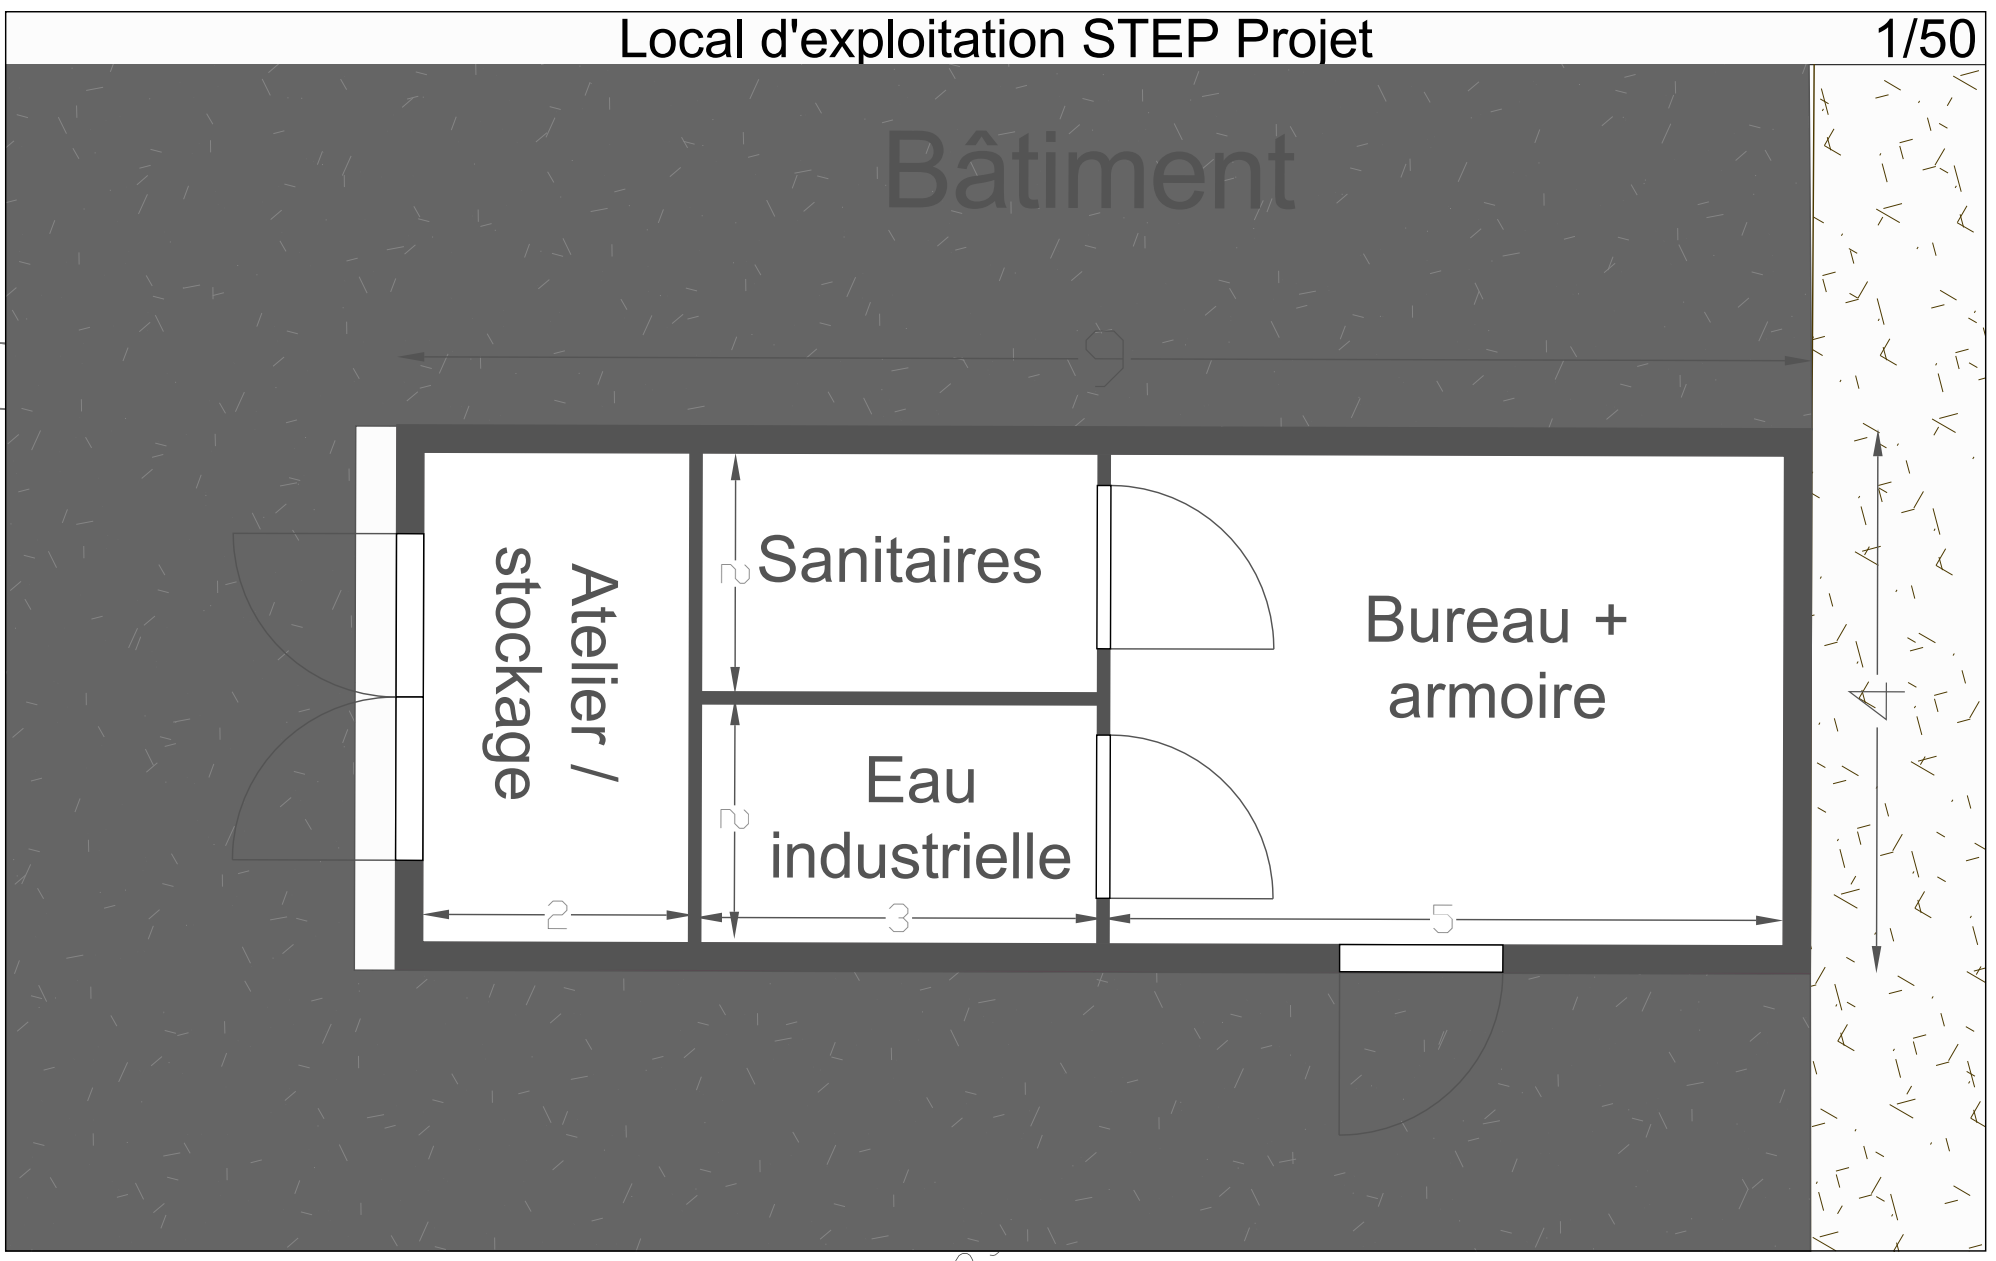

Légende	
Réseau EU	Gravitaire
Regard PRO	Regard Existant
Reculément	Vanne PRO
Pompe de refoulement	
Réseaux Existants	
Réseau AEP existant (Classe de précision C)	
Réseau d'Eaux usées (Classe de précision C)	
Réseau Fibre Optique (Classe de précision C)	
Réseau Telecom Aérien (Classe de précision A,B,C)	
Réseau Telecom Souterrain (Classe de précision A,B,C)	
Réseau Basse Tension Aérien (Classe de précision variable)	
Réseau Basse Tension Souterrain (Classe de précision variable)	
Réseau Moyenne Tension Aérien (Classe de précision variable)	
Réseau Haute Tension Aérien (Classe de précision variable)	
Réseau Eclairage public (Classe de précision C)	

Département des Côtes-d'Armor (22)

DINAN AGGLOMERATION

DINAN AGGLOMERATION

8 BOULEVARD SIMONE VEIL

CS 56357

22106 DINAN Cedex

Station d'épuration intercommunale entre Calorguen et Saint-Carné

CALORGUEN

Plan Station - Planche 03

PLAN MASSE STATION

DCE

LOT 1

Dessiné par: G. LAMOUÏCHE

Vérifié par: N. LEJEUNE

• faisabilité / aide à la décision.

• études réglementaires.

• diagnostic / inventaire.

• assistance à maîtrise d'ouvrage.

• maîtrise d'œuvre.

INDICE	PLANCHE	DATE EDITION
A	1/1	EMISSION

Dossier n° MOE1440

ECHELLE : 1/100

05/09/2025

