


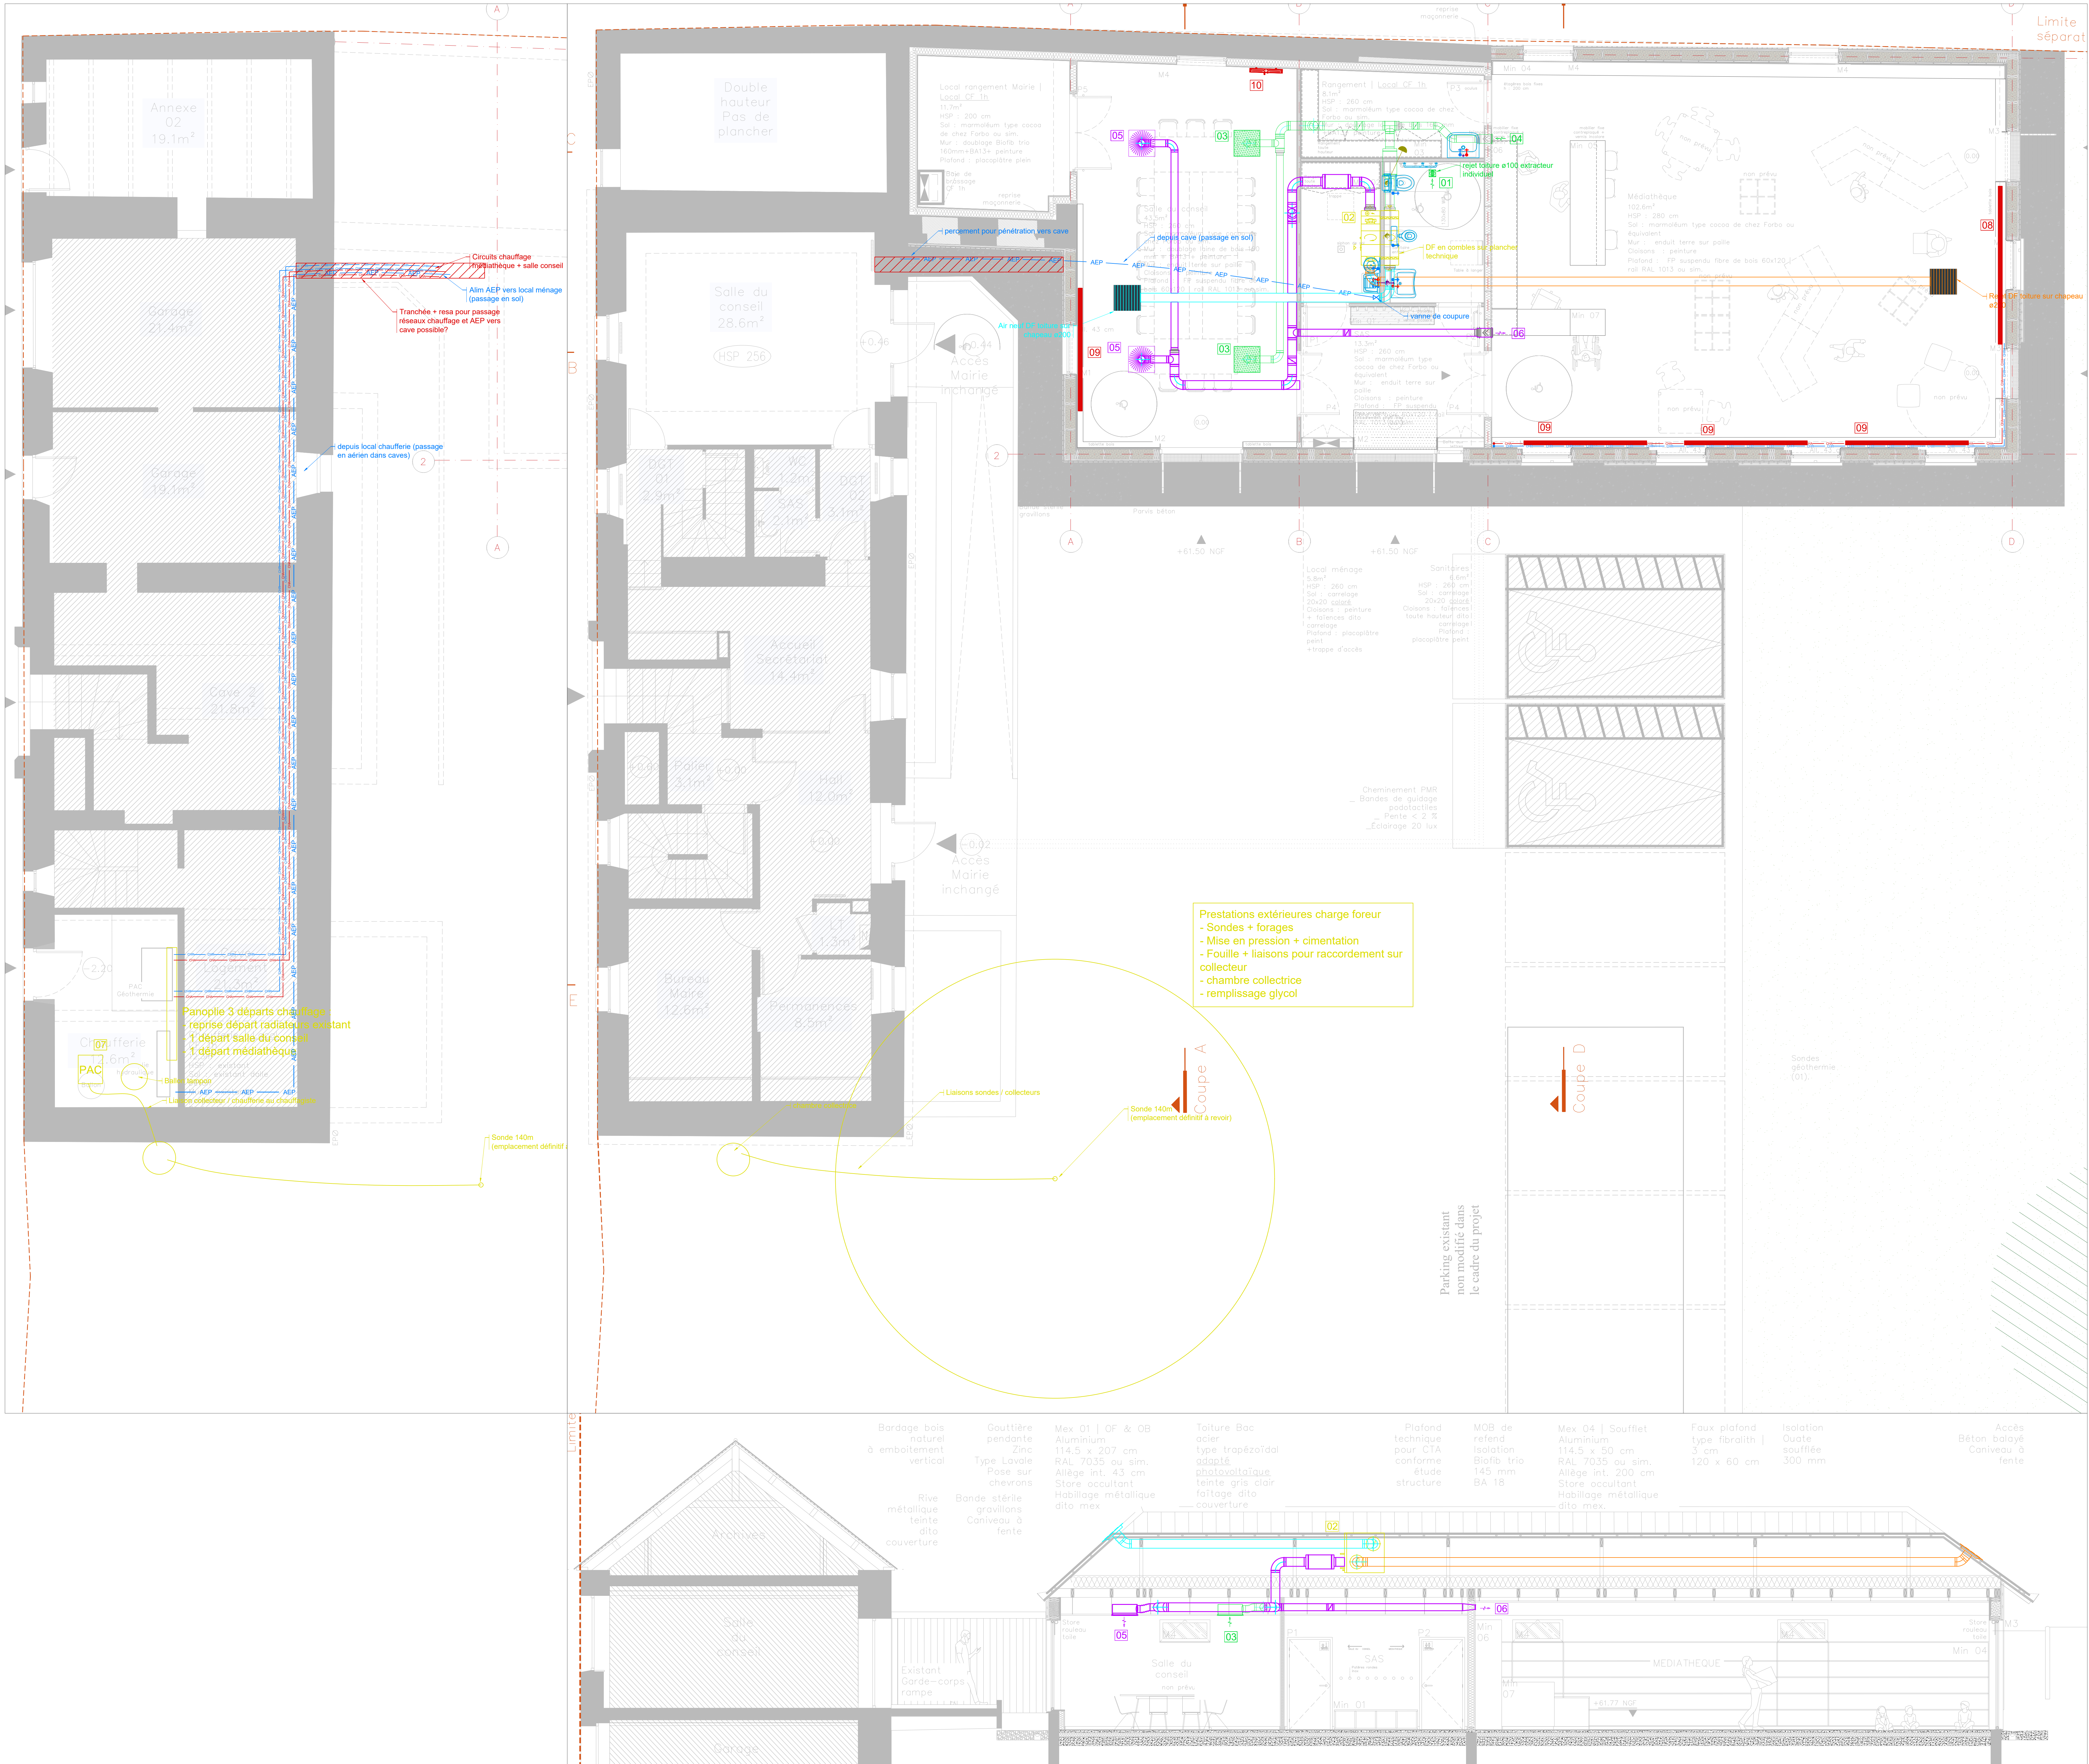

Légende VMC

01

Extracteur Curv Flash 100 PIR

Légende Ventilation Confort

02

Groupe DF VERSO R1000

03

Diffuseur reprise DSO 165m3/h

04

Grille reprise GAC10 200m3/h

05

Diffuseur soufflage ODP-A 165m3/h

06

Grille soufflage GAC21 200m3/h

Soufflage

Extraction / Reprise

Air neuf

Air rejeté

Légende Chauffage Eau Chaude

07

PAC géothermie NIBE S1156-8

08

Radiateur VONARIS plinthe 3.6m VHV22
1836W (delta T30°C)

09

Radiateur VONARIS plinthe 2.8m VHV22
1428W (delta T30°C)

10

Radiateur CHORUS V10 12SV10200
1010W (delta T30°C)

Chauffage aller

Chauffage retour

Légende Plomberie

Eau Froide

Eau Chaude

Eau Mitigée

Eau Adoucie

Eau Recyclée

Eau Usées

Eau Vannes

Eau Grasses

Eau Pluviales

Réseau R/A

Appareils sanitaires

Alim EF+ECS

Alim EF

Alim EA

Alim EM

Fluide vers le bas

Fluide vers le haut

Fluide depuis le haut

Fluide depuis le bas

Fluide montant traversant

Fluide montant descendant

Ventilation primaire toiture

Légende Réseaux

Réseau AEP

Réseau ENEDIS

Réseau Elec

Réseau PTT

Réseau GAZ

Projet:
EXTENSION ET REHABILITATION DES LOCAUX DE
LA MAIRIE ET CREATION D'UNE MEDIATHEQUE
6, rue des Hortensias
35320 LALLEU

Maitre d'Ouvrage:
MAIRIE
6, rue des hortensias
35320 LALLEU

Maitre d'Oeuvre:
CELESTE
Gwenaél Massot Architecte
2, rue Marie Alizon
35000 RENNES

BET ECIE
3, rue Augustin Beauverger
35300 FOUGERES

LOT n°12 - 13 CHAUFFAGE VMC PLOMBERIE - FORAGE

Phase	DCE	Plan/CVC PB	Date	Indice	Dessiné par
Niveau: H+0		Echelle: 1/50	01/08/2025	a	FB
ROC		Format: A0			

Plan technique de principe
Ce plan est un plan technique de principe et n'est donc à exploiter que pour les renseignements techniques qu'il comporte.
Se reporter également au descriptif et au plan architecte, les documents étant complémentaires.
Ce n'est pas un plan d'exécution.

